



มหาวิทยาลัยราชภัฏนครราชสีมา คณะเทคโนโลยีการเกษตร

งานระบบปรับอากาศเพื่อพัฒนาคุณภาพของการเรียนการสอนทางเทคนิคการแพทย์และรังสีเทคนิค

ตำบลศาลาขาว อำเภอพยุหะคีรี จ.นครราชสีมา ๓๑๑๐๑



มหาวิทยาลัยราชภัฏนครราชสีมา
999 Phutthamonthon 4 Road, Sakon Nakhon
Province, 73170 Thailand
OWNER: คณะเทคโนโลยีการเกษตร

LOCATION: อาคารวิทยุศาสตร์ และเทคโนโลยีการแพทย์
PROJECT

PROJECT SERIAL NO

TYPE OF CONSTRUCTION

ARCHITECTS

STRUCTURE ENGINEERS

ELECTRICAL ENGINEERS

MECHANICAL ENGINEERS

INTERIOR DESIGNER

CONCEPT DESIGN

LANDSCAPE ARCHITECTS

INTERIOR ARCHITECTS

REVISION	DATE	BY
01		
02		
03		
04		
05		
06		
07		
08		
09		
10		

NOTE


IMPORTANT:

DRAWING TITLE:
งานระบบปรับอากาศเพื่อพัฒนาคุณภาพของการเรียนการสอนทางเทคนิคการแพทย์และรังสีเทคนิค
ที่วิทยาลัยการสาธารณสุขสิรินธรราชวิทยาลัย
#อาคารวิทยุศาสตร์ และเทคโนโลยีการแพทย์ ชั้นใต้ดิน
1 ไร่


SCALE:

DRAWING FILE

DATE DRAWING FILE
ISSUE
TOTAL

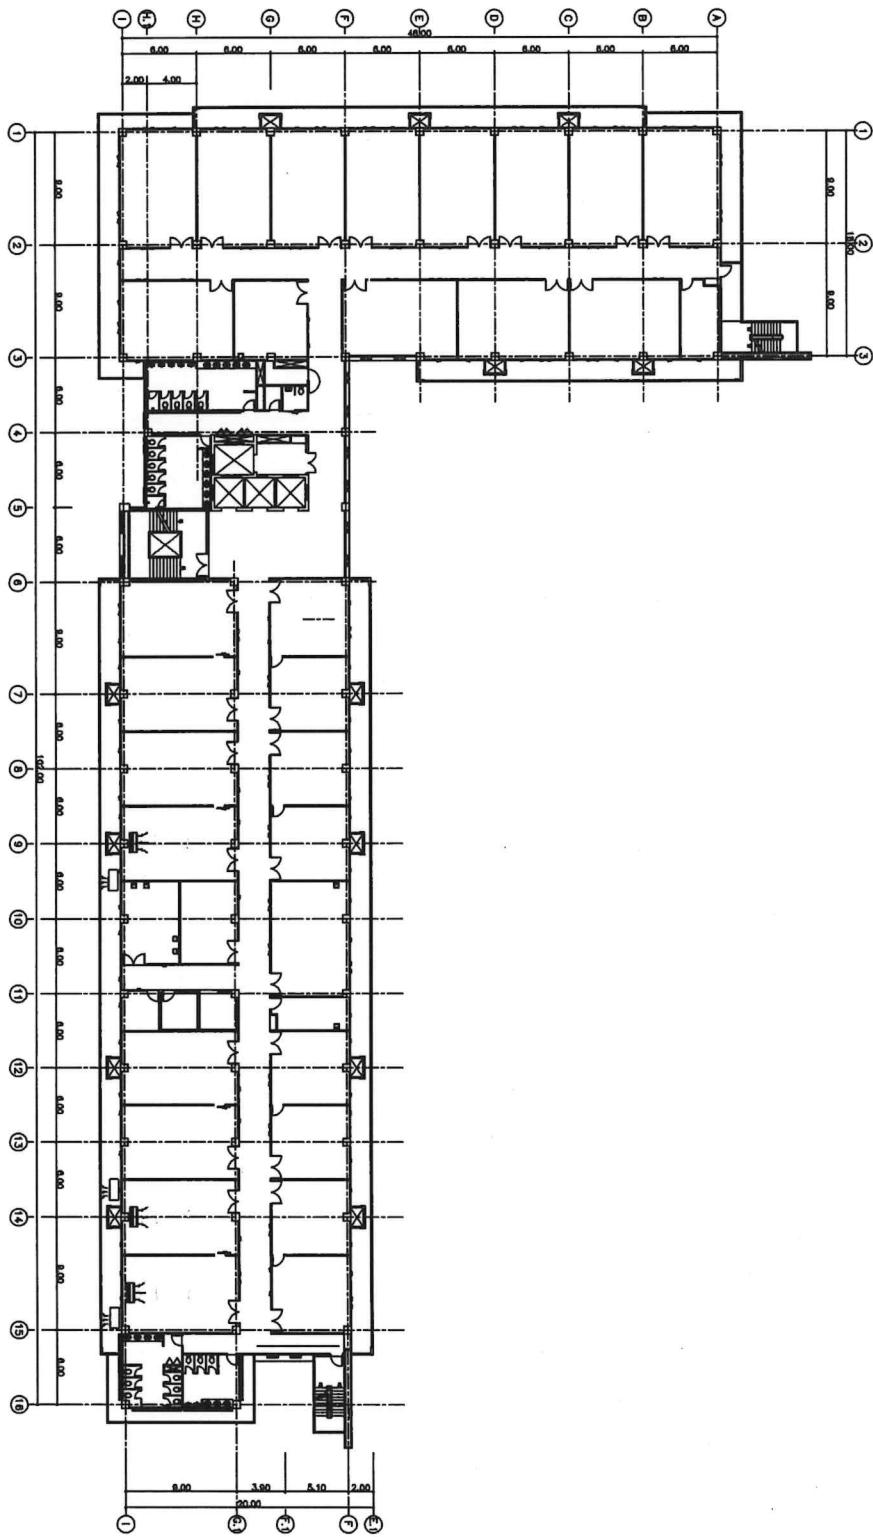

7th FLOOR PLAN

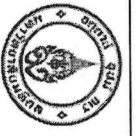

บริษัท สถาปนิก
 999 Phrasarathwong 4 Road, Sakaya
 Sukhobvit, Pathumwan, 10330, Thailand
 OWNER: บริษัทสถาปัตย์

LOCATION: บริษัทสถาปัตย์

PROJECT SERIAL NO

TYPE OF CONSTRUCTION

ARCHITECTS

STRUCTURE ENGINEERS

ELECTRICAL ENGINEERS

MECHANICAL ENGINEERS

INTERIOR DESIGNER

CONCEPT DESIGN

LANDSCAPE ARCHITECTS

INTERIOR ARCHITECTS

REVISION	DATE	BY
01		
02		
03		
04		
05		
06		
07		
08		
09		
10		

NOTE

IMPORTANT:

DRAWING TITLE:

งานออกแบบสถาปัตย์ภายในอาคาร
 7th Floor Plan
 1 ชั้น


SCALE:

DRAWING FILE

DATE

ISSUE

TOTAL

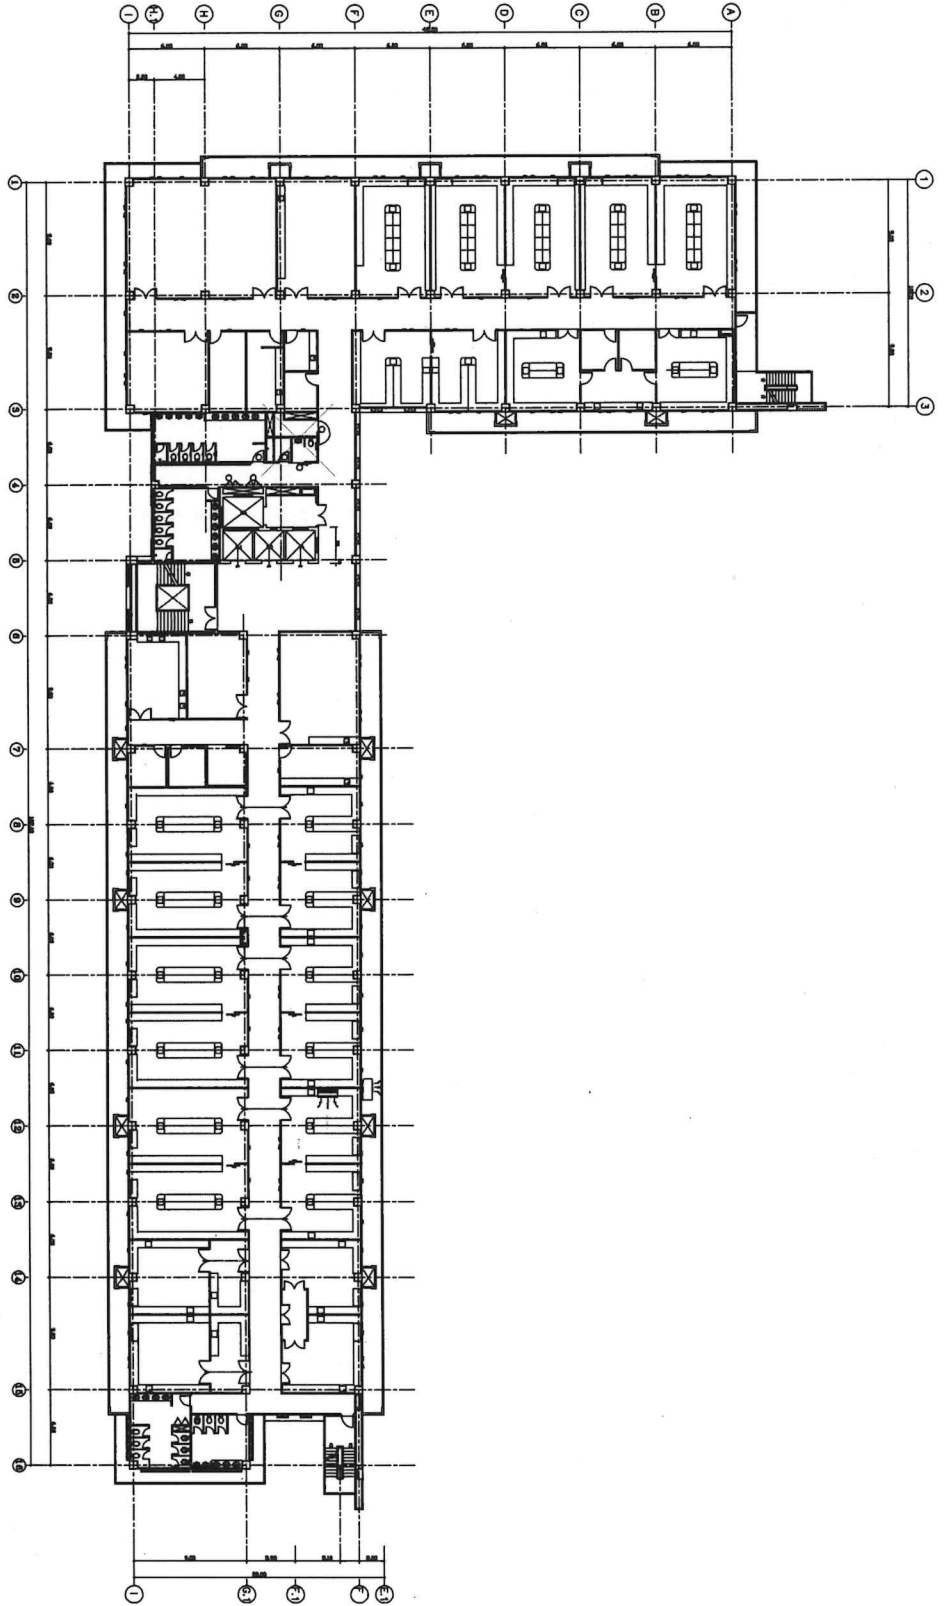

8th FLOOR PLAN



บริษัท ทรูคอนสตรัคชั่น จำกัด
 999 Phatthanamonthon 4 Road, Saha-ya
 Nakhon Pathom, 73170 Thailand
 OWNER: บริษัท ทรูคอนสตรัคชั่น จำกัด

LOCATION: 999 Phatthanamonthon 4 Road, Saha-ya
 PROJECT: บริษัท ทรูคอนสตรัคชั่น จำกัด

PROJECT SERIAL NO

TYPE OF CONSTRUCTION

ARCHITECTS

STRUCTURE ENGINEERS

ELECTRICAL ENGINEERS

MECHANICAL ENGINEERS

INTERIOR DESIGNER

CONCEPT DESIGN

LANDSCAPE ARCHITECTS

INTERIOR ARCHITECTS

REVISION	DATE	BY
01		
02		
03		
04		
05		
06		
07		
08		
09		
10		

NOTE

IMPORTANT:

DRAWING TITLE:
 ทรูคอนสตรัคชั่น จำกัด
 บริษัท ทรูคอนสตรัคชั่น จำกัด
 ทรูคอนสตรัคชั่น จำกัด
 1 ชั้น

SCALE:

DRAWING FILE

DATE

ISSUE

TOTAL



บริษัท ทรูคอนสตรัคชั่น จำกัด
 999 Pothuamonthon 4 Road, Salya
 Nakhon Pathom, 73170, Thailand
 OWNER: บริษัท ทรูคอนสตรัคชั่น จำกัด

LOCATION: 999 Pothuamonthon 4 Road, Salya, Nakhon Pathom, 73170, Thailand

PROJECT: บริษัท ทรูคอนสตรัคชั่น จำกัด

PROJECT SERIAL NO:

TYPE OF CONSTRUCTION

ARCHITECTS

STRUCTURE ENGINEERS

ELECTRICAL ENGINEERS

MECHANICAL ENGINEERS

INTERIOR DESIGNER

CONCEPT DESIGN

LANDSCAPE ARCHITECTS

INTERIOR ARCHITECTS

REVISION	DATE	BY
01		
02		
03		
04		
05		
06		
07		
08		
09		
10		

NOTE

IMPORTANT:

DRAWING TITLE:
 ทรูคอนสตรัคชั่น จำกัด
 บริษัท ทรูคอนสตรัคชั่น จำกัด
 1 Tenmz


SCALE:

DRAWING FILE

DATE: DRAWING FILE

ISSUE

TOTAL

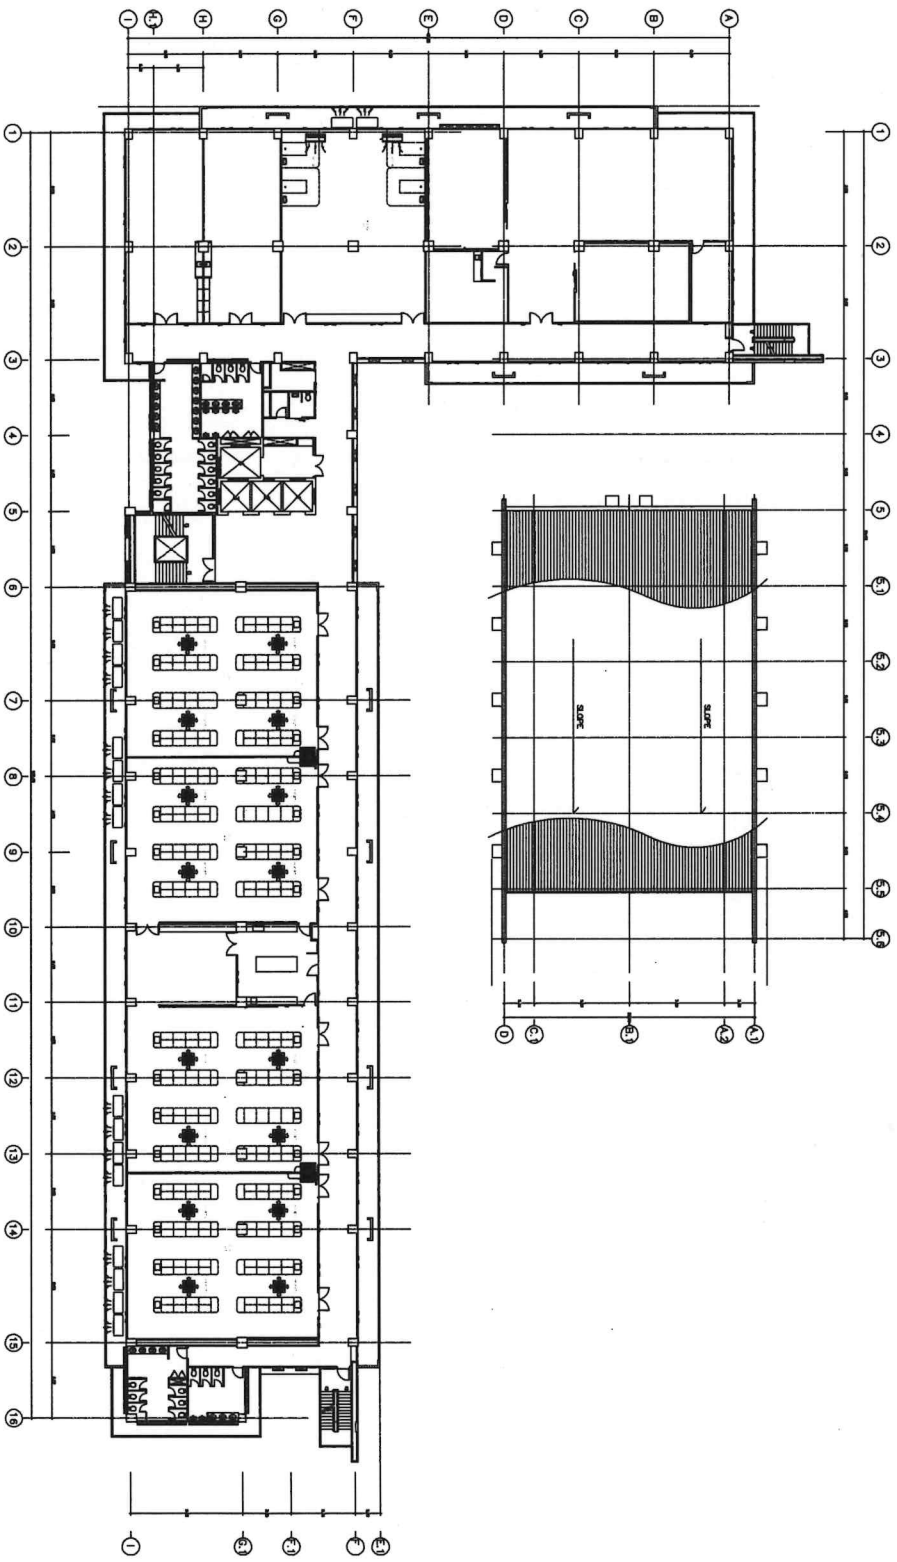

4th FLOOR PLAN



บริษัท อีซีบี จำกัด
 999 Phuliamonthon 4 Road, Selaya
 Nakson Pathom. 73170, Thailand
 OWNER: บริษัท อีซีบี จำกัด

LOCATION: บริษัท อีซีบี จำกัด
 PROJECT: บริษัท อีซีบี จำกัด

PROJECT SERIAL NO

TYPE OF CONSTRUCTION

ARCHITECTS

STRUCTURE ENGINEERS

ELECTRICAL ENGINEERS

MECHANICAL ENGINEERS

INTERIOR DESIGNER

CONCEPT DESIGN

LANDSCAPE ARCHITECTS

INTERIOR ARCHITECTS

REVISION	DATE	BY
01		
02		
03		
04		
05		
06		
07		
08		
09		
10		

NOTE

IMPORTANT:

DRAWING TITLE:

การออกแบบระบบไฟฟ้าและระบบปรับอากาศ
 สำหรับอาคารพาณิชย์ ชั้น 1-3
 1 Layer

SCALE:

DRAWING FILE

DATE DRAWING FILE

ISSUE

TOTAL

ITEM	EQUIPMENT	COUNTRY OR ORIGIN/L MANUFACTURER
1	Air - Conditioner	USA
	1. Trane	USA
	2. Daikin	Japan
	3. Carrier	USA
	4. Mitsubishi	Japan
2	Ventilation Fan	Local
	1. Panasonic	Local
	2. Greenheck	Local
	3. Mitsubishi	Local
3	Filter	USA
	1.AAF	USA
	2. JAF	Japan
	3. Comit For	Sweden
	4. ฟิลเตอร์ปรับอากาศ	Local
4	Copper Tube (Type L)	Australia
	1. Kembo	Australia
	2. Mueller	USA
	3. Cambridge	USA
5	PPR PIPE	Germany
	1. Fujiphem	Germany
	2. Weibhem	Germany
	OR EQUAL	
6	PVC pipe	Local
	1. Thai Pipe	Local
	2. Cement thai pipe	Local
	3. TOA pipe	Local
7	Galvanized Steel Sheet	Local
	1. Thai Galvanized Steel	Local
	2. Singho	Local
	3. Escodet	Local
8	Flexible Duct	Local
	1. Aeroduct	Local
	2. Striflex	Singapore
	3. Foblex	Singapore
9	Closed Cell Foamed Elastomer Insulation	USA
	1. Armozell	USA
	2. Aeroflex	Local
	3. K-flex	Italy
10	Diffusers, Grille & Louvers	Local
	1. Konfort Flow	Local
	2. Fobru	Local
	3. AS&D	Local
	4. Stream Air	Local
	5. Escotlow	Local
11	Fresh Air Unit	Local
	1. Uni-Aire	Local
	OR EQUAL	
12	Fire Damper	USA
	1. Green Heck	USA
	2. Ruskin	USA
	3. Polterri	USA
13	Fire Barrier System	USA
	1. JM	USA
	2. Funikemo	Japan
	3. GE	USA
	4. HILLI	Local
14	Metering and Associated Equipment	Japan
	1. Mitsubishi	Japan
	2. E-Power	Local
	3. Socomec	FRANCE
15	Low Voltage Current Breaker	France
	1. Schneider	France
	2. ABB	Switzerland
	3. Blicino	Italy
16	Safety Switch	Switzerland
	1. ABB	Switzerland
	2. Eaton	USA
	3. Square-D	USA
17	Contact and Control Relay	France
	1. Telemecanique	France
	OR EQUAL	
18	Power & Control Cable	USA
	1. Phelpsodge	USA
	2. Thai Yazaki	Local
	3. Bangkok Cable	Local
19	Electrical Conductor	USA
	1. Phelpsodge	USA
	2. Thai Yazaki	Local
	3. Bangkok Cable	Local
20	Conduit	Japan
	1. Matsushita	Japan
	2. RSI	Local
	3. PANASONIC	Local
21	PVC Conduit	Local
	1. UPVC Conduit	Local
	2. ฟิลท์ PVC Conduit	Local
	3. NANO PVC Conduit	Local