



มหาวิทยาลัยมหิดล  
999 Phutamonthon 4 Road, Salaya  
Nakhon Pathom, 73170, Thailand

OWNER:	คณะเทคโนโลยีการแพทย์	
LOCATION:	อาคารวิทยาศาสตร์และเทคโนโลยีการแพทย์	
PROJECT:		
PROJECT SERIAL NO		
TYPE OF CONSTRUCTION		
ARCHITECTS		
STRUCTURE ENGINEERS		
ELECTRICAL ENGINEERS		
MECHANICAL ENGINEERS		
INTERIOR DESIGNER	<i>Sidy</i>	
CONCEPT DESIGN		
LANDSCAPE ARCHITECTS		
INTERIOR ARCHITECTS		
REVISION	DATE	BY
01		
02		
03		
04		
05		
06		
07		
08		
09		
10		
NOTE		
IMPORTANT:		
DRAWING TITLE:	งบประมาณปรับปรุงอาคารเพื่อพัฒนาคุณภาพของการเรียนการสอนทางเทคนิคการแพทย์และรังสีเทคนิค คณะวิทยาศาสตร์และเทคโนโลยีการแพทย์ มหาวิทยาลัยมหิดล ศาลายา จ.นครปฐม 1	
SCALE:	1 : 5000	
DRAWING FILE		
DATE		
ISSUE		
TOTAL		



มหาวิทยาลัยมหิดล  
คณะเทคโนโลยีการแพทย์

งานระบบปรับปรุงอาคารเพื่อพัฒนาคุณภาพของการเรียนการสอนทางเทคนิคการแพทย์และรังสีเทคนิค  
 ตำบลศาลายา อำเภอพุทธมณฑล จังหวัดนครปฐม 1 โครงการ 22 เครื่อง



บริษัท ซิตี้พัฒนา  
999 Phatumthong 4 Road, Salaya  
Nakhon Pathom, 73170 Thailand  
OWNER: บริษัท ซิตี้พัฒนา

LOCATION: กรุงเทพมหานคร

PROJECT: อาคารพาณิชย์

PROJECT SERIAL NO

TYPE OF CONSTRUCTION

ARCHITECTS

STRUCTURE ENGINEERS

ELECTRICAL ENGINEERS

MECHANICAL ENGINEERS

INTERIOR DESIGNER

CONCEPT DESIGN

LANDSCAPE ARCHITECTS

INTERIOR ARCHITECTS

REVISION

DATE

BY

NOTE

IMPORTANT:

DRAWING TITLE:

แบบแปลนระบบไฟฟ้าอาคารพาณิชย์

ชั้นที่ 1

SCALE

DRAWING FILE

DATE

ISSUE

TOTAL

15	Low Voltage Current Breaker	1. Schneider 2. ABB 3. Bticino	France Switzerland Italy
16	Safety Switch	1. ABB 2. Eaton 3. Square-D 4. Schneider	Switzerland USA USA USA
17	Contact and Control Relay	1. Telemecanique OR EQUVAL	France
18	Power & Control Cable	1. Phelpsrodge 2. Thai Yazaki 3. Bangkok Cable	USA Local Local
19	Electrical Conductor	1. Phelpsrodge 2. Thai Yazaki 3. Bangkok Cable	USA Local Local
20	Conduit	1. Matsushita 2. RSI 3. PANASONIC	Japan Local Local
21	PVC Conduit	1. UPVC Conduit 2. ทุกรุ่น PVC Conduit 3. NANO PVC Conduit	Local Local Local

8	Flexible Duct	1. Aeroduct 2. Sirliflex 3. Fabrilflex	Local Singapore Singapore
9	Closed Cell Foamed Elastomer Insulation	1. Armacell 2. Aeroflex 3. K-Flex	USA Local Italy
10	Diffusers Grille & Louvers	1. Komfort Flow 2. Fibrotru 3. ACSO 4. Stream Air 5. Escotflow	Local Local Local Local Local
11	Fresh Air Unit	1. ULL-Aire OR EQUVAL	Local
12	Fire Damper	1. Green Heck 2. Ruskin 3. Petteroff	USA USA USA
13	Fire Barrier System	1. 3M 2. Furukawa 3. GE 4. HILTI	USA Japan USA Local
14	Metering and Associated Equipment	1. Mitsubishi 2. E-Power 3. Socomec	Japan Local FRANCE

ITEM	LIST OF APPROVED MANUFACTURERS	COUNTRY OR ORIGINAL MANUFACTURER
1	Air - Conditioner	USA Japan USA Japan
2	Ventilation Fan	Local Local Local
3	Filter	USA Japan Sweden Local
4	Copper Tube ( Type L )	Australia USA USA
5	PPR PIPE	Germany Germany OR EQUVAL
6	PVC pipe	Local Local Local
7	Galvanized Steel Sheet	Local Local Local



บริษัท ทรู คอร์ปอเรชั่น จำกัด (มหาชน)  
999 Phatthanasombhon 4 Road, Salaya  
Nakhon Pathom, 73170, Thailand

OWNER: บริษัท ทรู คอร์ปอเรชั่น จำกัด (มหาชน)

LOCATION: อาคารศูนย์การค้าและศูนย์บริการลูกค้า

PROJECT: PROJECT SERIAL NO.

TYPE OF CONSTRUCTION: ARCHITECTS

STRUCTURE ENGINEERS: ELECTRICAL ENGINEERS

MECHANICAL ENGINEERS: INTERIOR DESIGNER

CONCEPT DESIGN: LANDSCAPE ARCHITECTS

INTERIOR ARCHITECTS: REVISION DATE BY

01: 02: 03: 04: 05: 06: 07: 08: 09: 10:


NOTE: IMPORTANT:

DRAWING TITLE: 4th FLOOR PLAN

SCALE: 1:100

DRAWING FILE: DATE

ISSUE: TOTAL

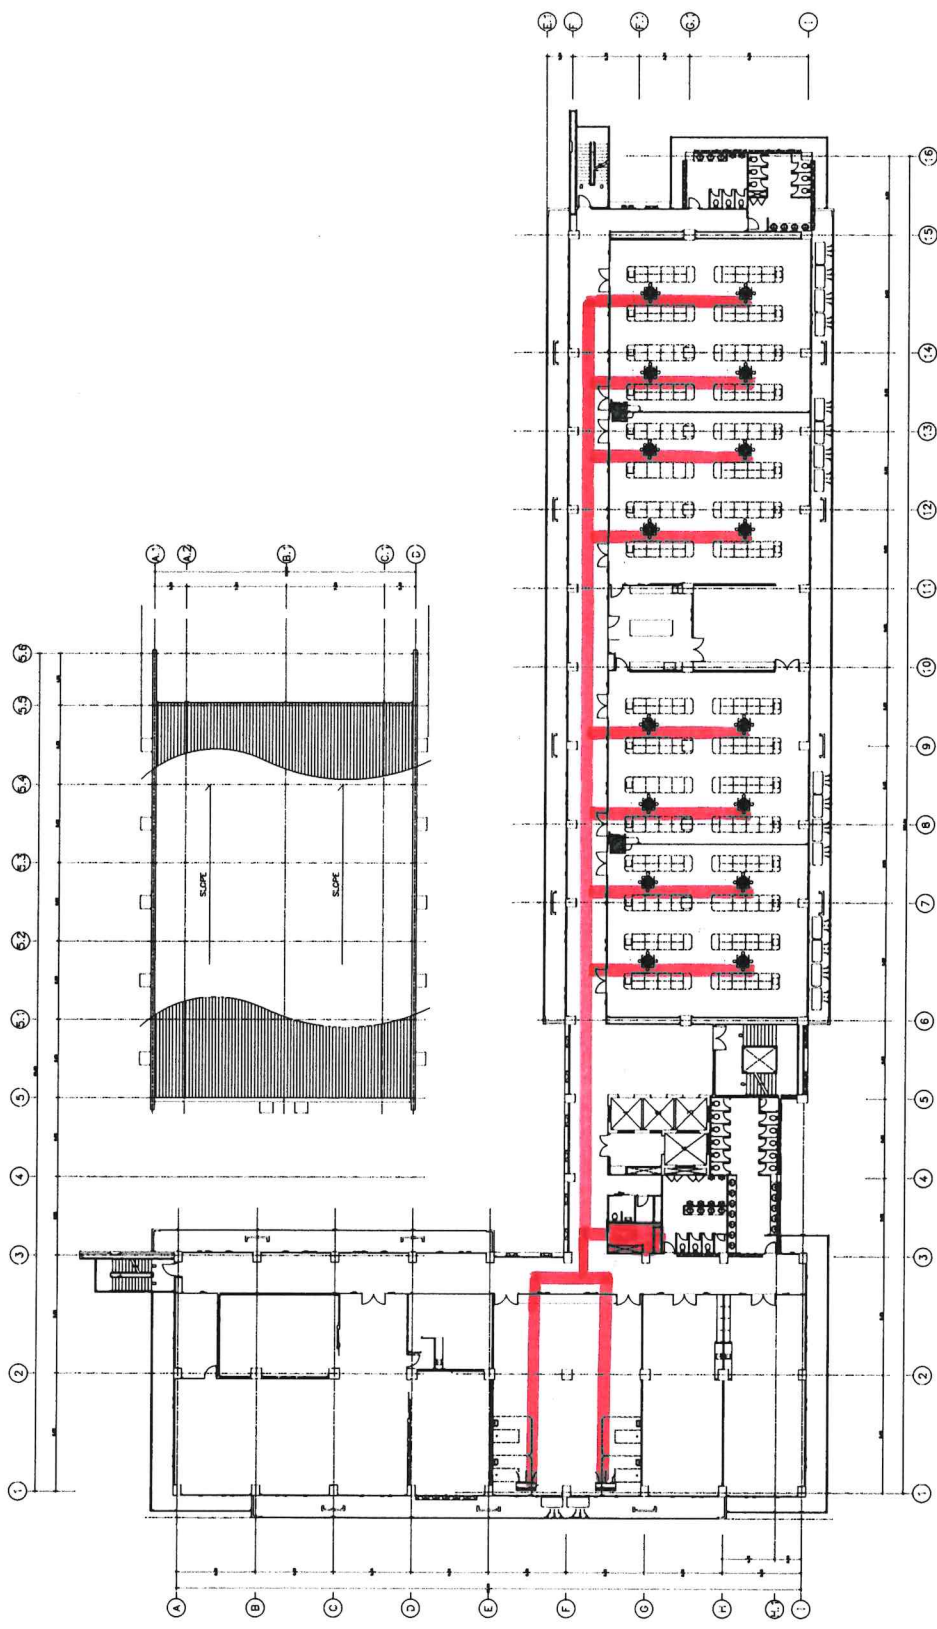

4th FLOOR PLAN



บริษัท อีเอสเอส จำกัด  
 999 Phatthanawong - 4 Road, Salya  
 Nakhon Pathom, 73170 Thailand

OWNER: บริษัท อีเอสเอส จำกัด

LOCATION: บริษัท อีเอสเอส จำกัด

PROJECT: บริษัท อีเอสเอส จำกัด

PROJECT SERIAL NO:

TYPE OF CONSTRUCTION:

ARCHITECTS:

STRUCTURE ENGINEERS:

ELECTRICAL ENGINEERS:

MECHANICAL ENGINEERS:

INTERIOR DESIGNER:

CONCEPT DESIGN:

LANDSCAPE ARCHITECTS:

INTERIOR ARCHITECTS:

REVISION DATE BY

01

02

03

04

05

06

07

08

09

10

NOTE:

IMPORTANT:

DRAWING TITLE:

1. 1st story

SCALE:

DRAWING FILE:

DATE:


ISSUE:

TOTAL:

DATE:

ISSUE:

TOTAL:

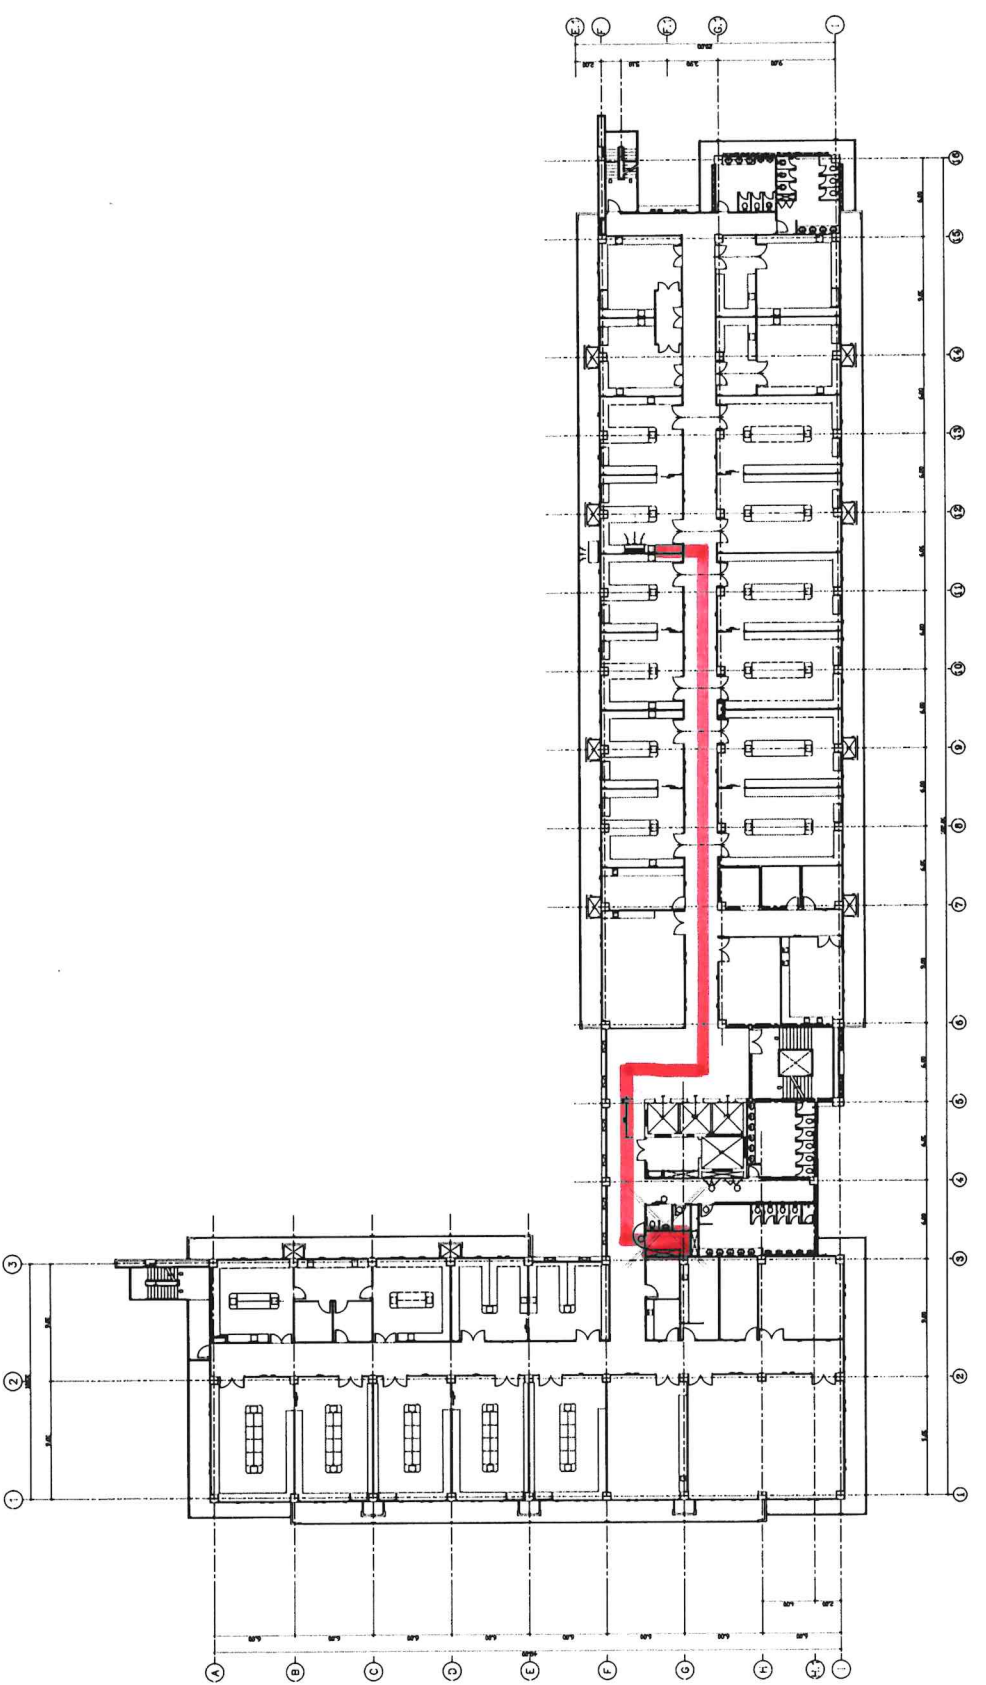

1st FLOOR PLAN  
 1/100



3011 110 010 0000  
999 Phudomsonthon 4 Road, Sakon Nakhon Pathum 31130 Thailand

OWNER:  
ภาณุวัฒน์ประกันภัย

LOCATION:  
เมืองสุพรรณบุรี ฝั่งตะวันตก

PROJECT:  
โครงการอาคารพาณิชย์

PROJECT SERIAL NO

TYPE OF CONSTRUCTION

ARCHITECTS

STRUCTURE ENGINEERS

ELECTRICAL ENGINEERS

MECHANICAL ENGINEERS

INTERIOR DESIGNER

CONCEPT DESIGN

LANDSCAPE ARCHITECTS

INTERIOR ARCHITECTS

REVISION	DATE	BY
01		
02		
03		
04		
05		
06		
07		
08		
09		
10		

NOTE

IMPORTANT:

DRAWING TITLE:  
โครงการอาคารพาณิชย์ ฝั่งตะวันตก  
โครงการอาคารพาณิชย์ ฝั่งตะวันตก  
1: 1/800


SCALE:

DRAWING FILE

DATE

ISSUE

TOTAL

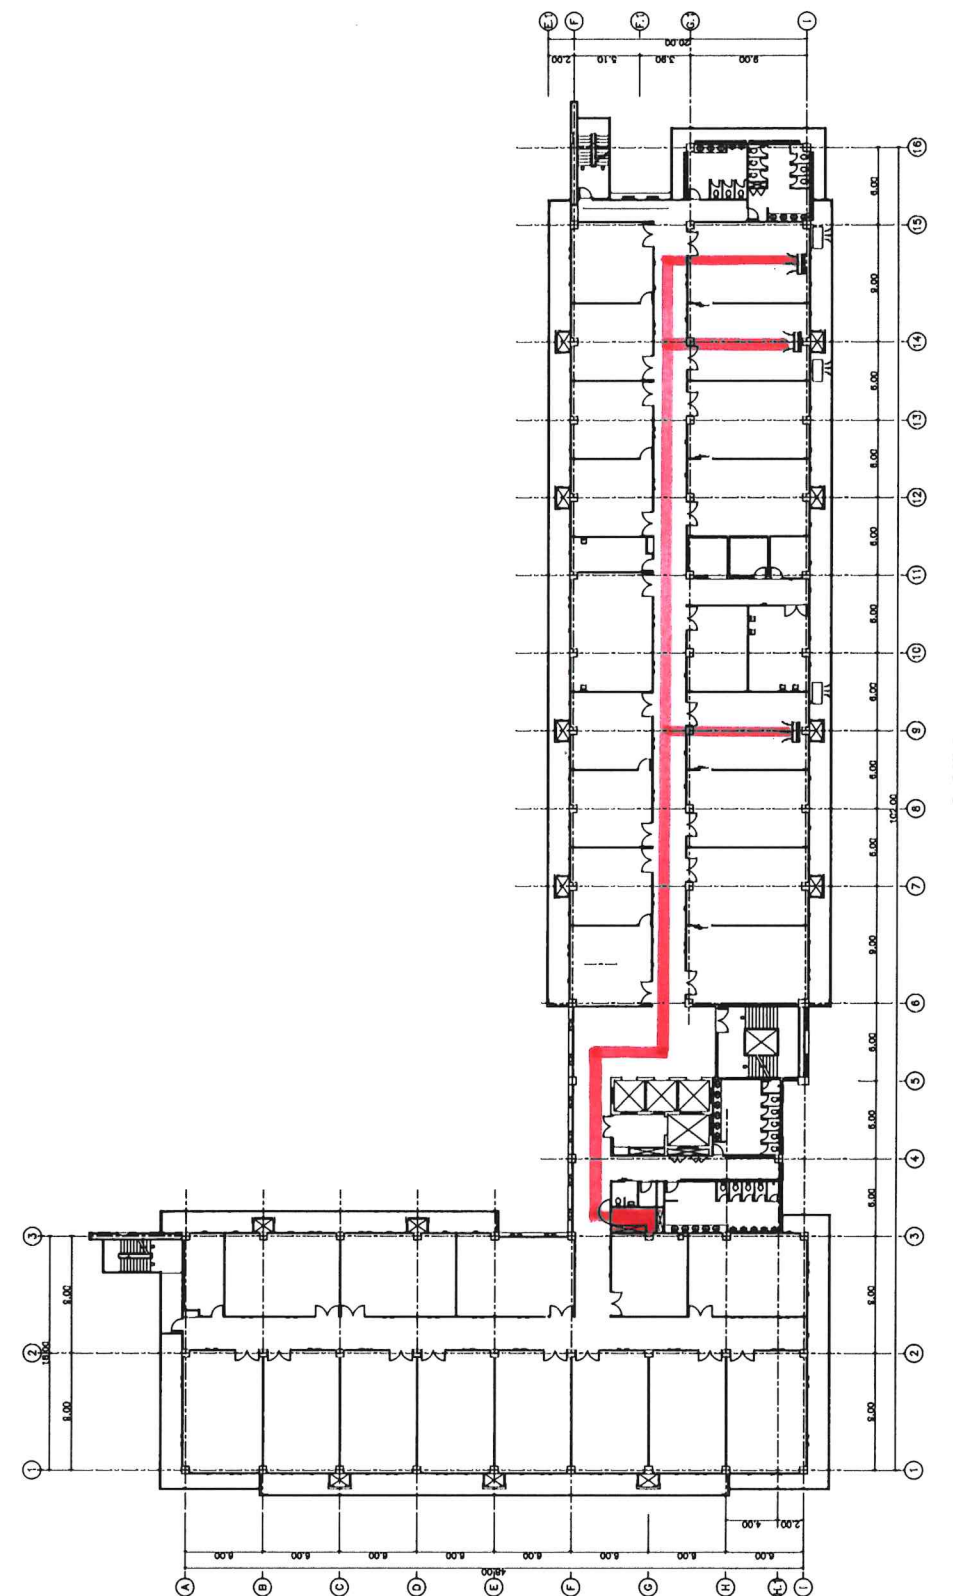

7th FLOOR PLAN  
R&B